

NOMBRE DEL PROYECTO

CONSTRUCCION EDIFICIO DE LA ORQUESTA SINFÓNICA NACIONAL, PARQUE ERICK BERNABÉ BARRONDO GARCÍA GUATEMALA, GUATEMALA

LOCALIZACIÓN

28a. AVE. 14-02 COLONIA CIUDAD DE PLATA II, ZONA 7

CONTENIDO

PLANO DE AGUA POTABLE PLANTA BAJA -2

CÓDIGO

HS103


DIBUJO

ARQ. MARIO DOMÍNGUEZ

DISEÑO

ING. JEFFREY ARGUETA

SIMBOLOGIA DE AGUA POTABLE	
SÍMBOLO	DESCRIPCIÓN
	TUBERÍA PVC PARA AGUA FRÍA
	CODO PVC Ø INDICADO
	INDICA REDUCIDOR
	TEE PVC Ø INDICADO
	GRIFO
	LLAVE DE PASO

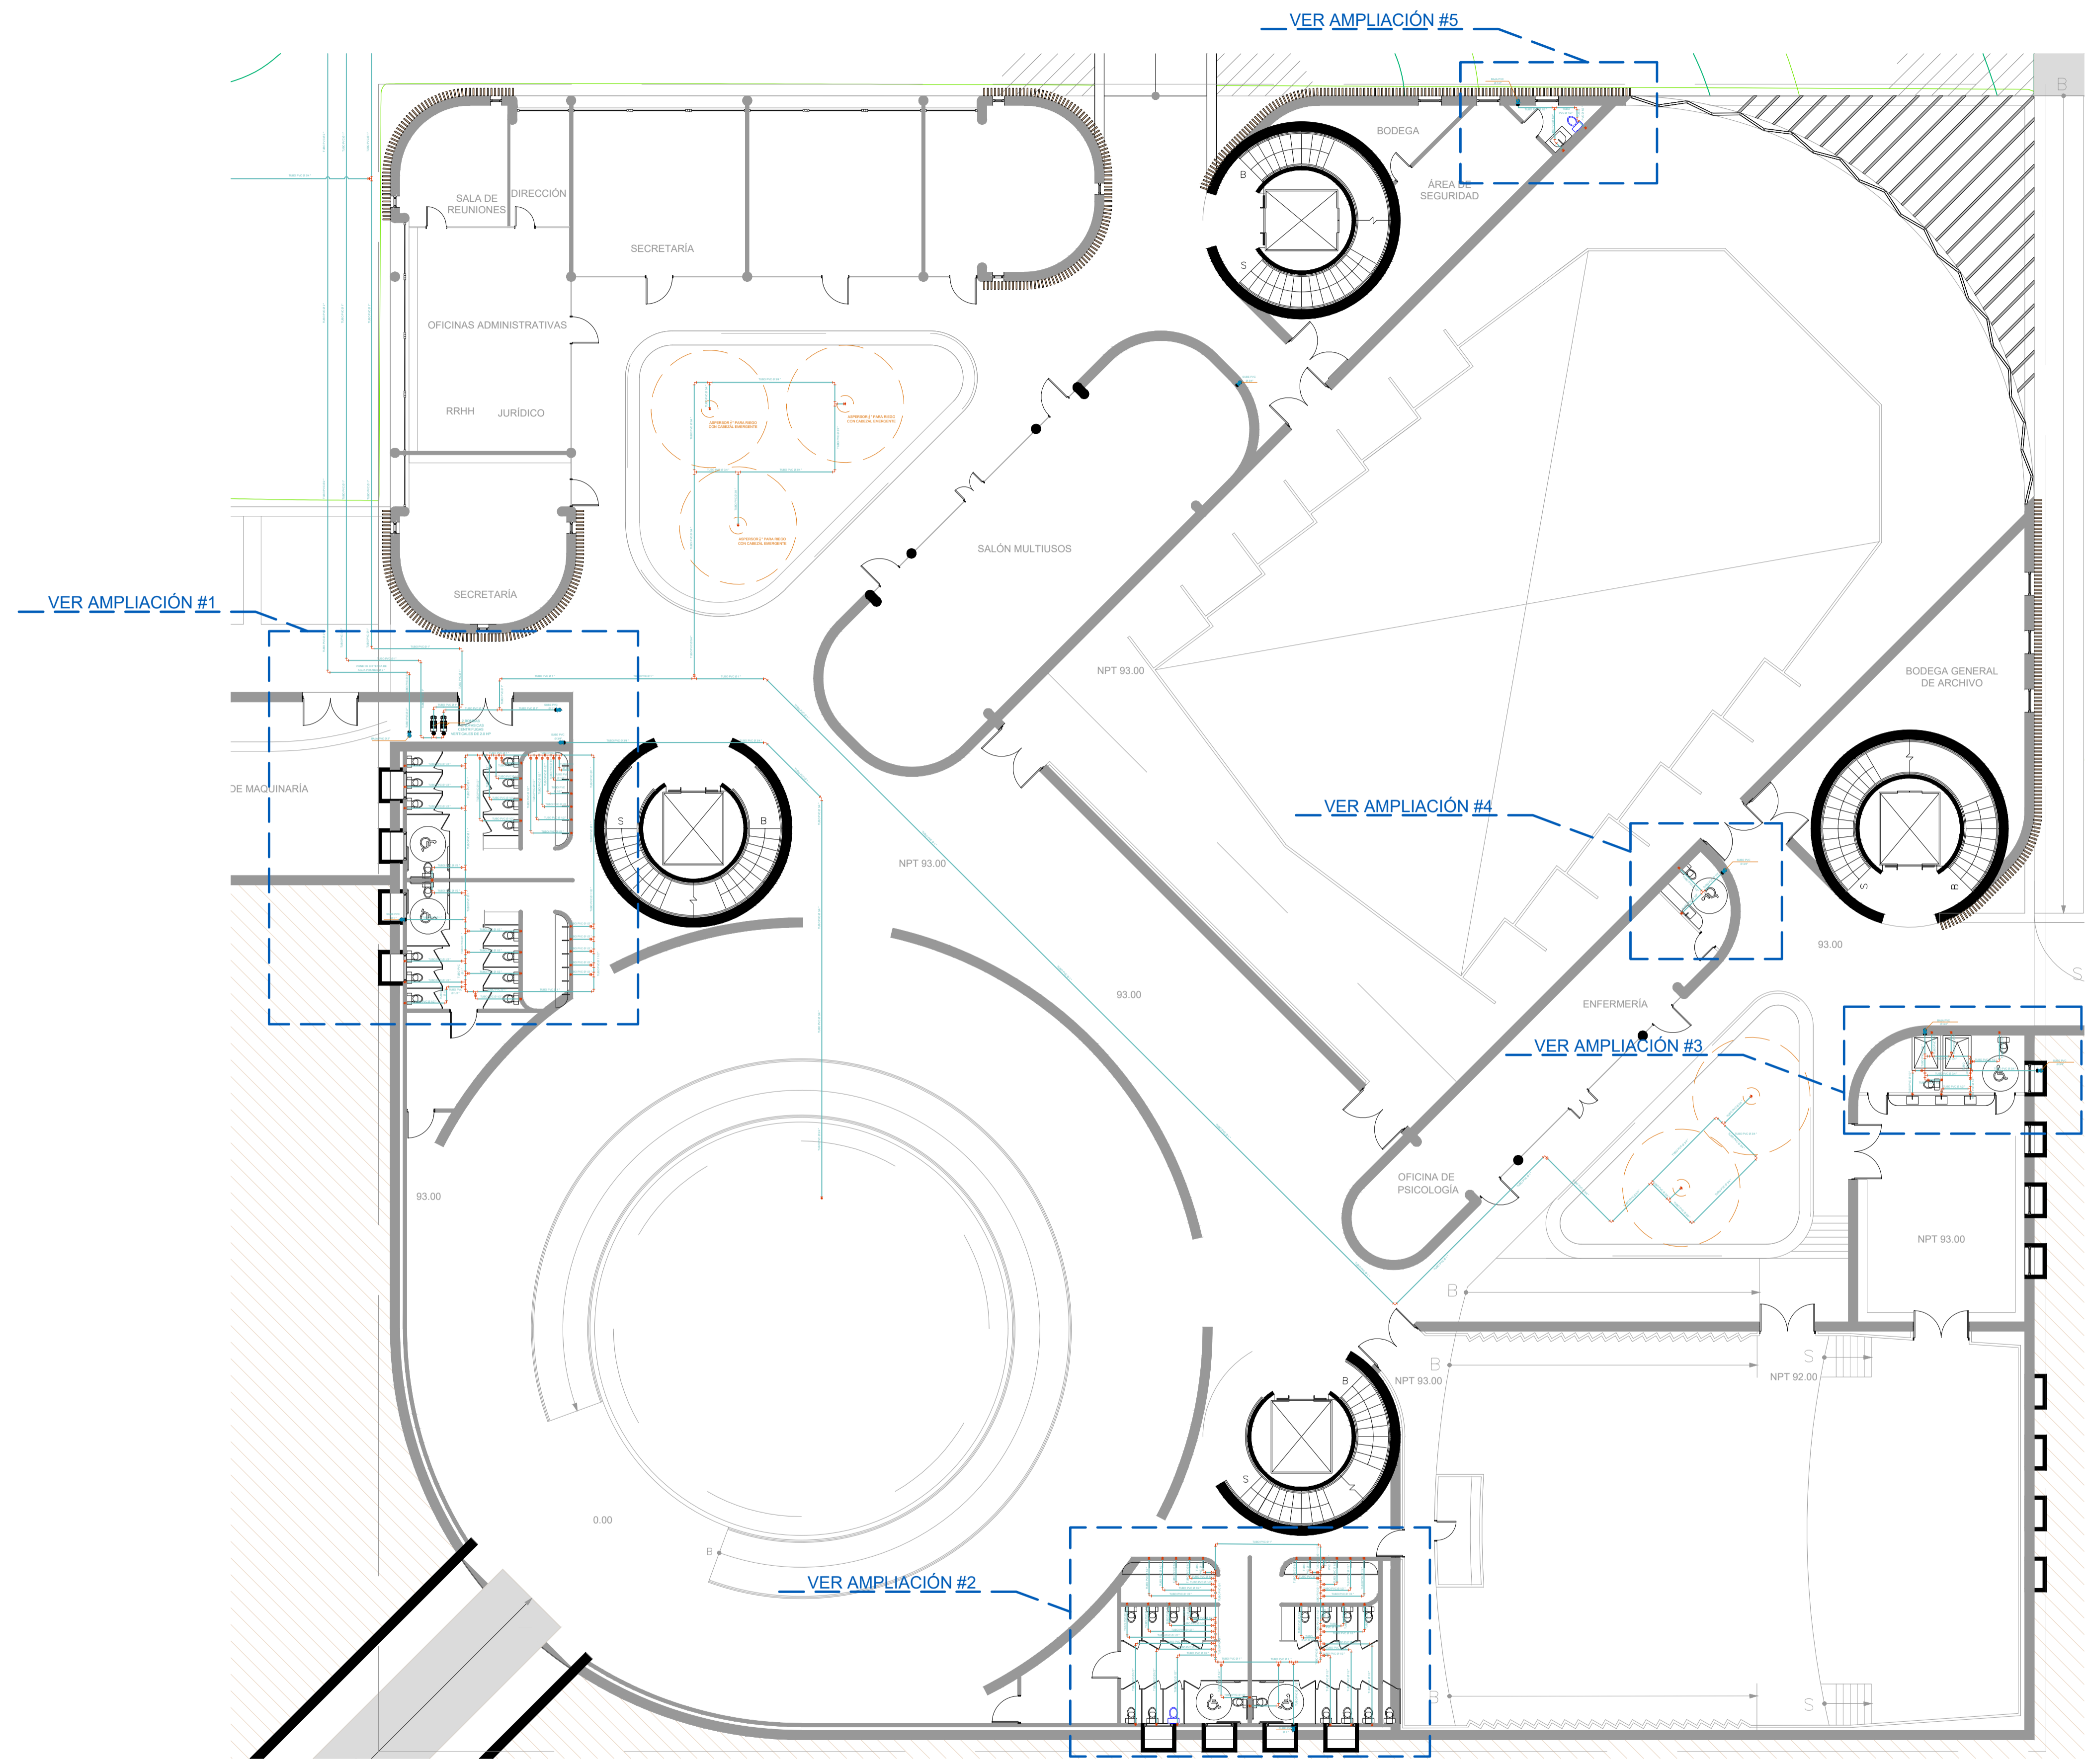

SIMBOLOGIA	
	Limite polígono de intervención
	Curvas de nivel principales @1m
	Curvas de nivel @0.5m
	Pista que recorre Parque Erick Barrondo
	Caminamientos permeables
	Ecoadoquín para rodamiento de vehículos
	Terraza jardinizada
	Ampliaciones

Msc. INGENIERO
 JEFFREY ESTUARDO ARGUETA GALVEZ
 COL. 14788
 DISEÑO HIDRÁULICO

ESPECIALISTA

PLANO DE INSTALACIONES HIDRÁULICAS

FECHA
OCT 2022

CLAVE
HS103

ESCALA
INDICADA

HOJA NO. 16
42

PLANO DE AGUA POTABLE
 PLANTA BAJA -2

ESCALA 1 : 150