


SIMBOLOGIA DE DRENAJES	
SIMBOLO	DESCRIPCIÓN
	TUBERIA PARA AGUAS NEGRAS
	CODO PVC A 90°
	INDICA REDUCIDOR
	CODO PVC A 45°
	YEE PVC A 45°
	INDICA SIFON TERMINAL
	INDICA CAJA DE UNIÓN
	INDICA BAJADA DE AGUAS NEGRAS

**AMPLIACIÓN #1**

DRENAJES


ESCALA 1: 50

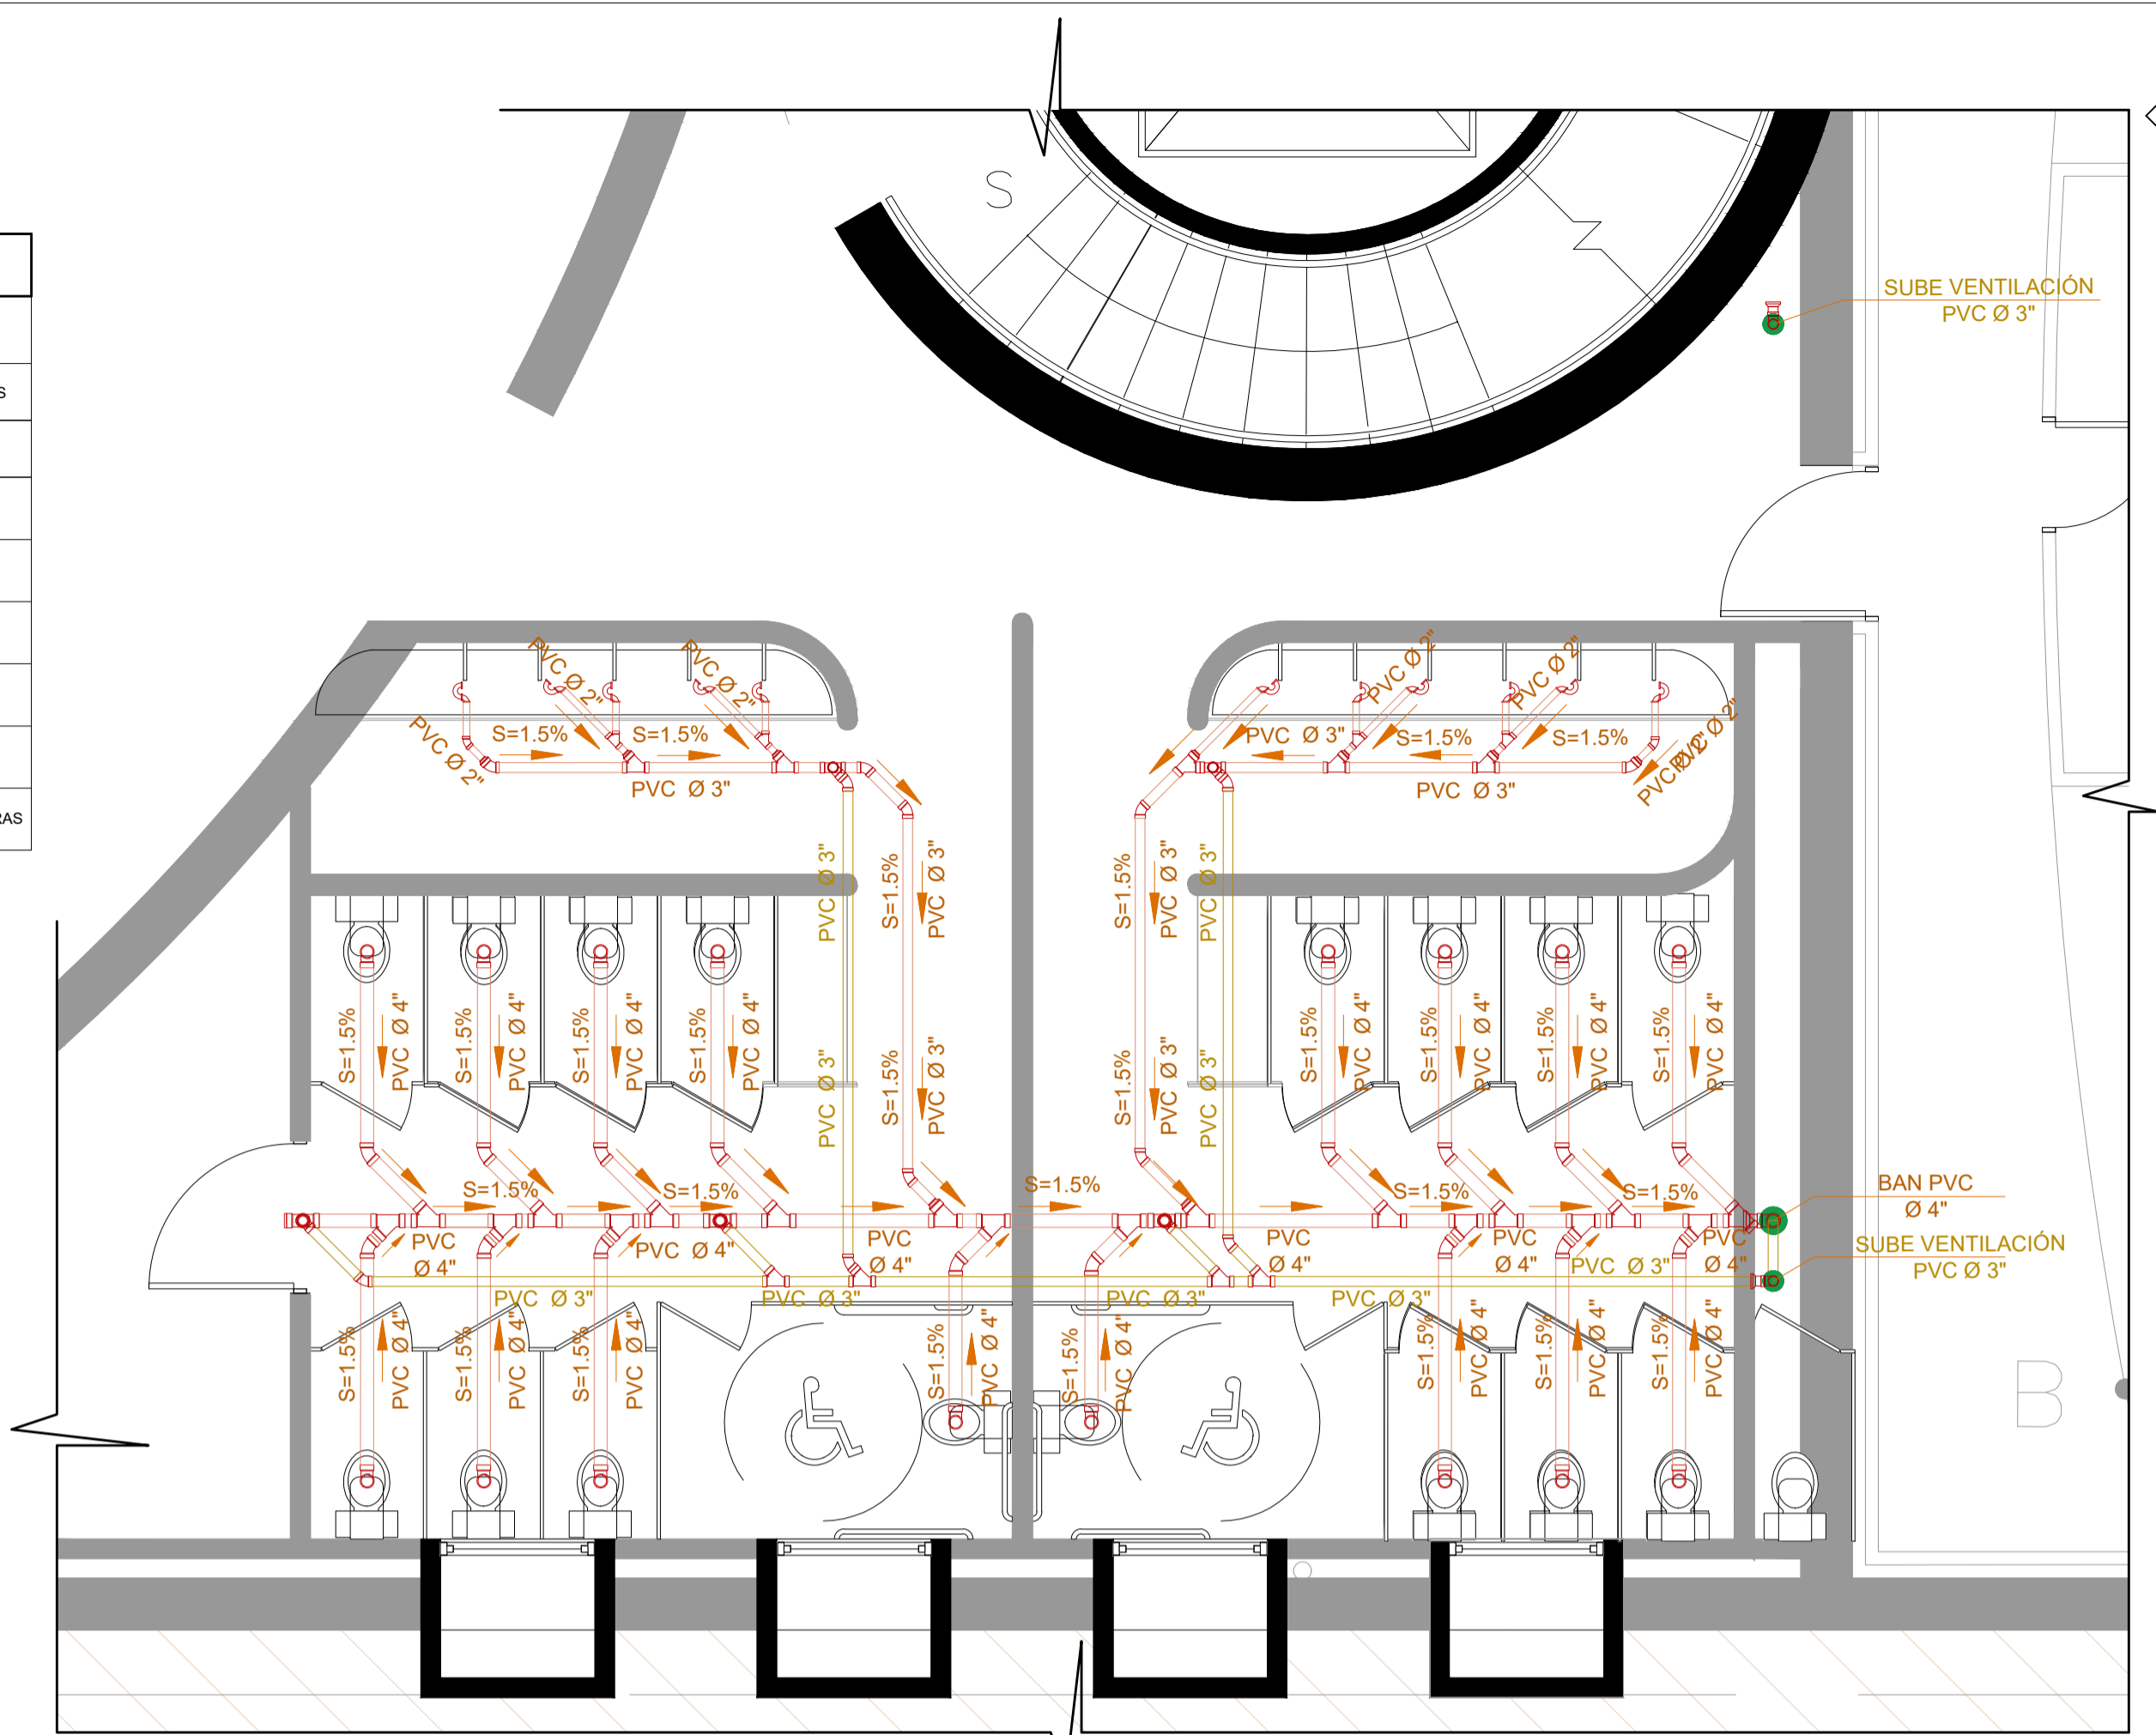

**AMPLIACIÓN #2**

DRENAJES

ESCALA 1: 50

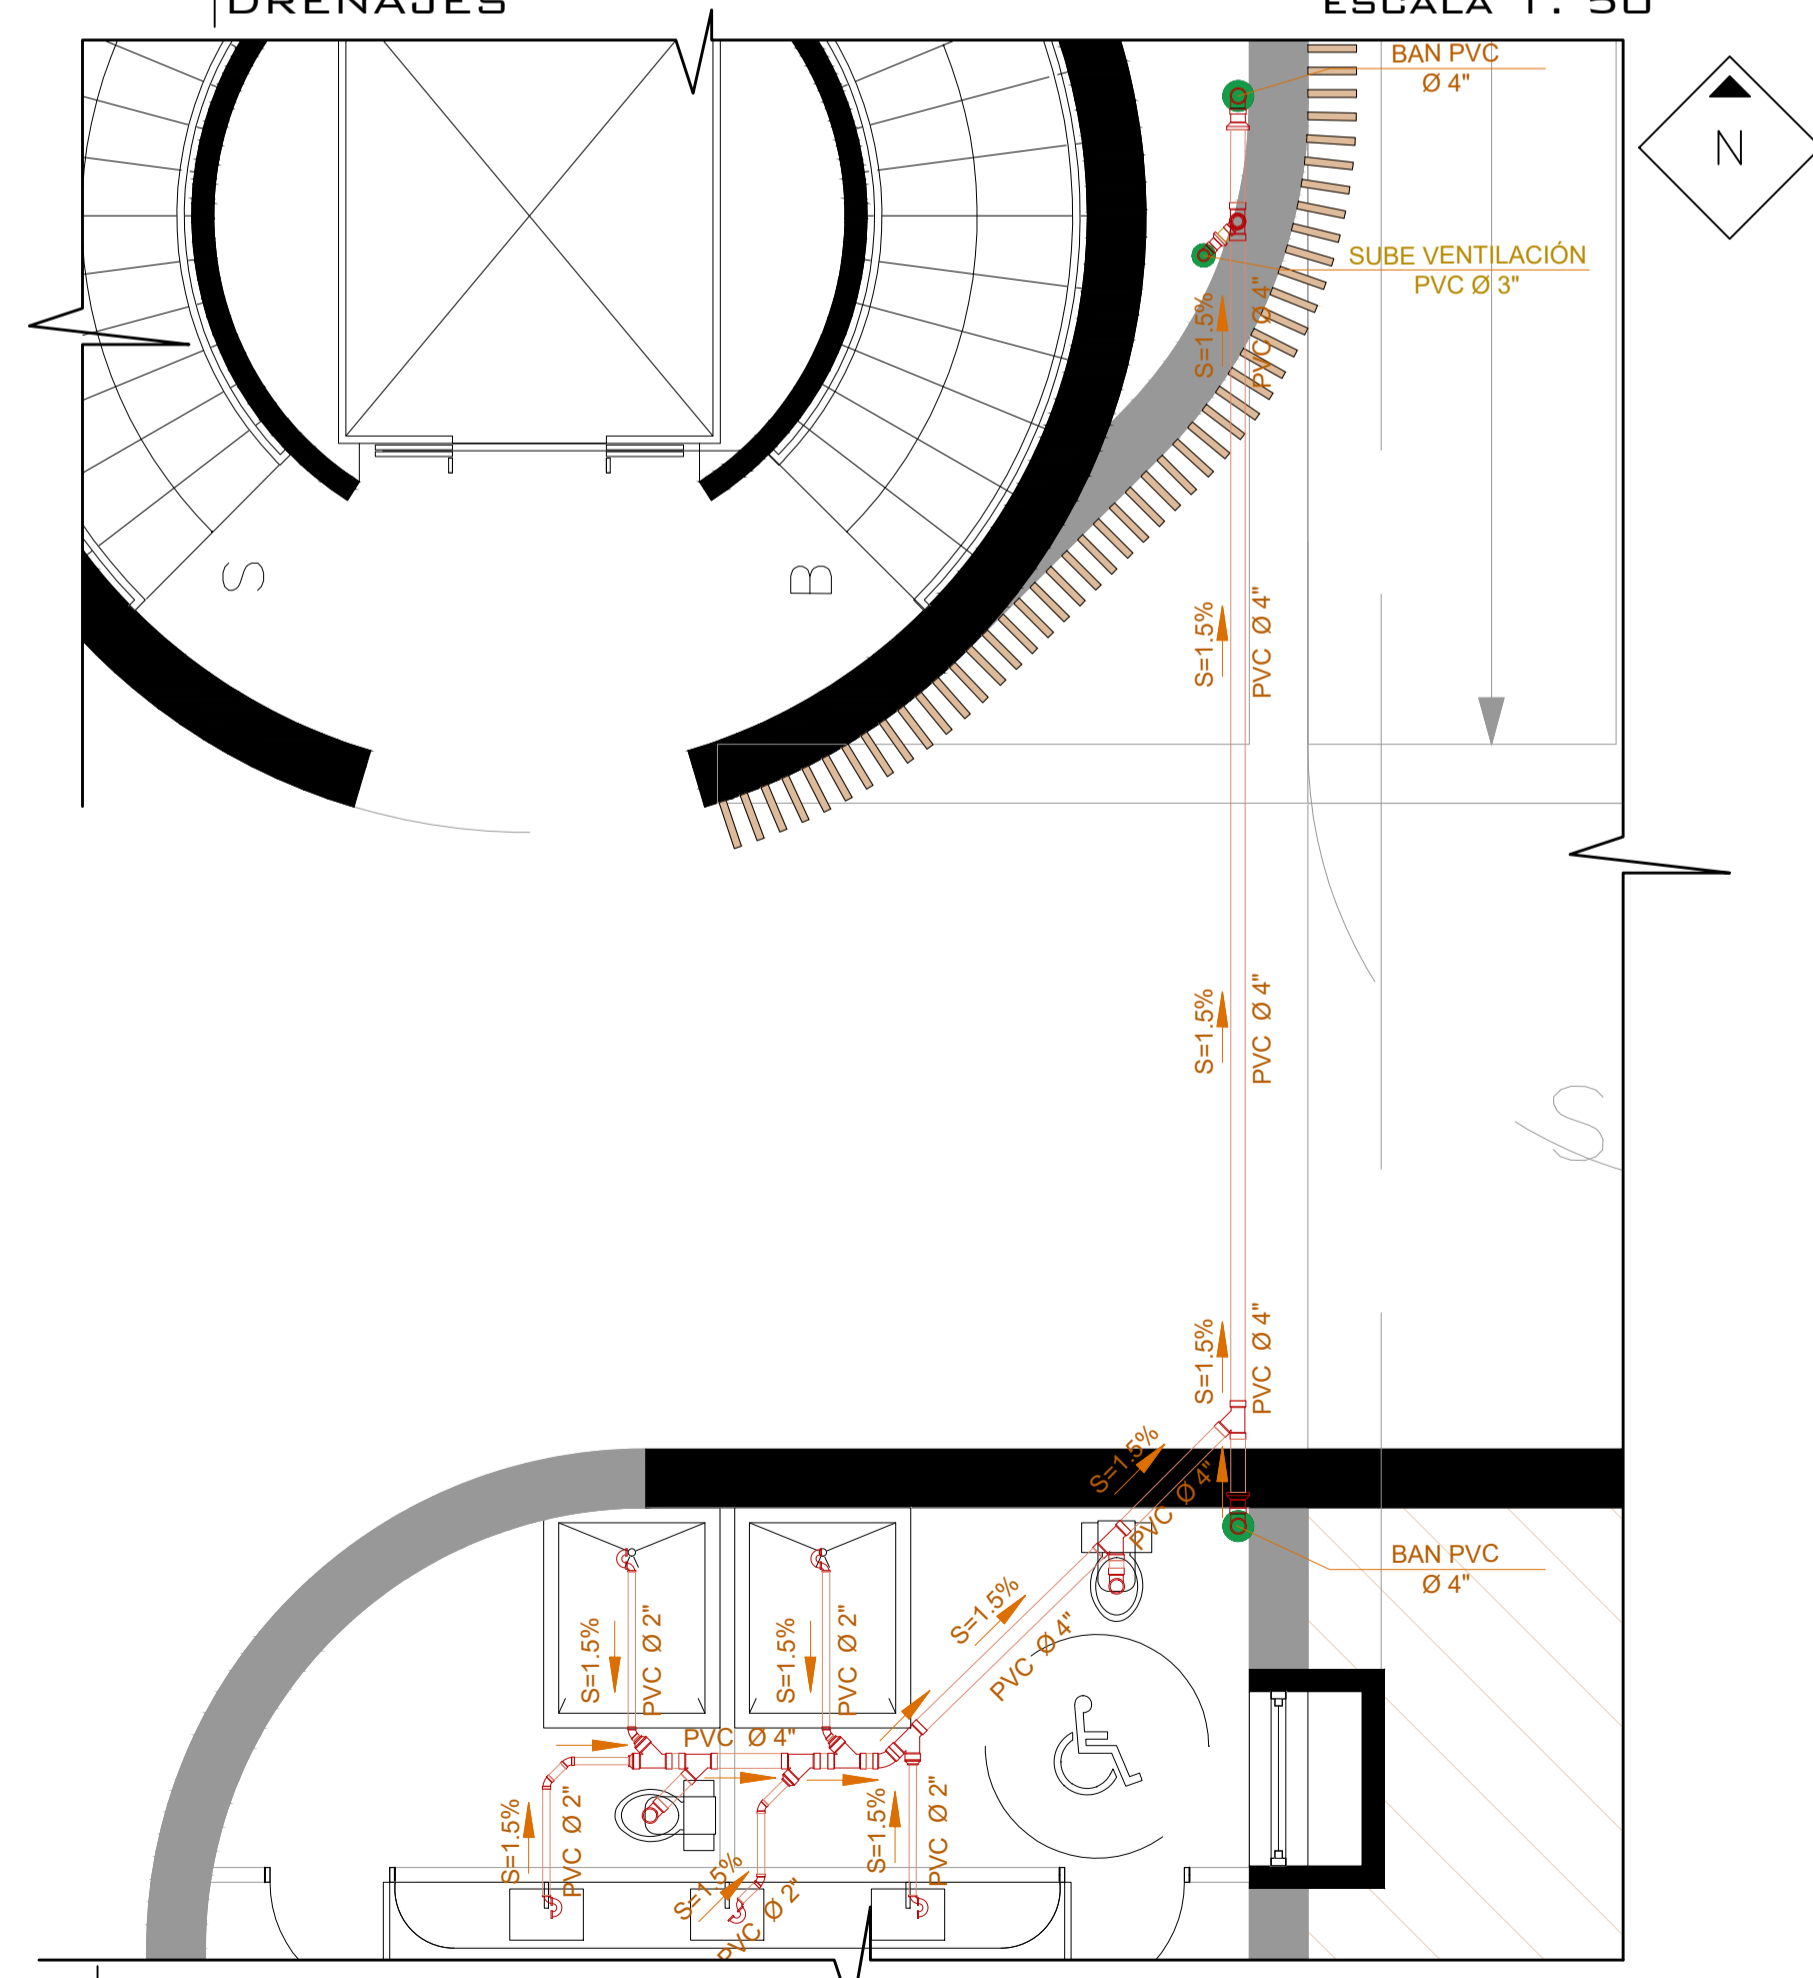

**AMPLIACIÓN #3**

DRENAJES


ESCALA 1: 50

SIMBOLOGIA DE DRENAJES	
SIMBOLO	DESCRIPCIÓN
	TUBERIA PARA AGUAS NEGRAS
	CODO PVC A 90°
	INDICA REDUCIDOR
	CODO PVC A 45°
	YEE PVC A 45°
	INDICA SIFON TERMINAL
	INDICA CAJA DE UNIÓN
	INDICA BAJADA DE AGUAS NEGRAS

**AMPLIACIÓN #4**

DRENAJES

ESCALA 1: 50

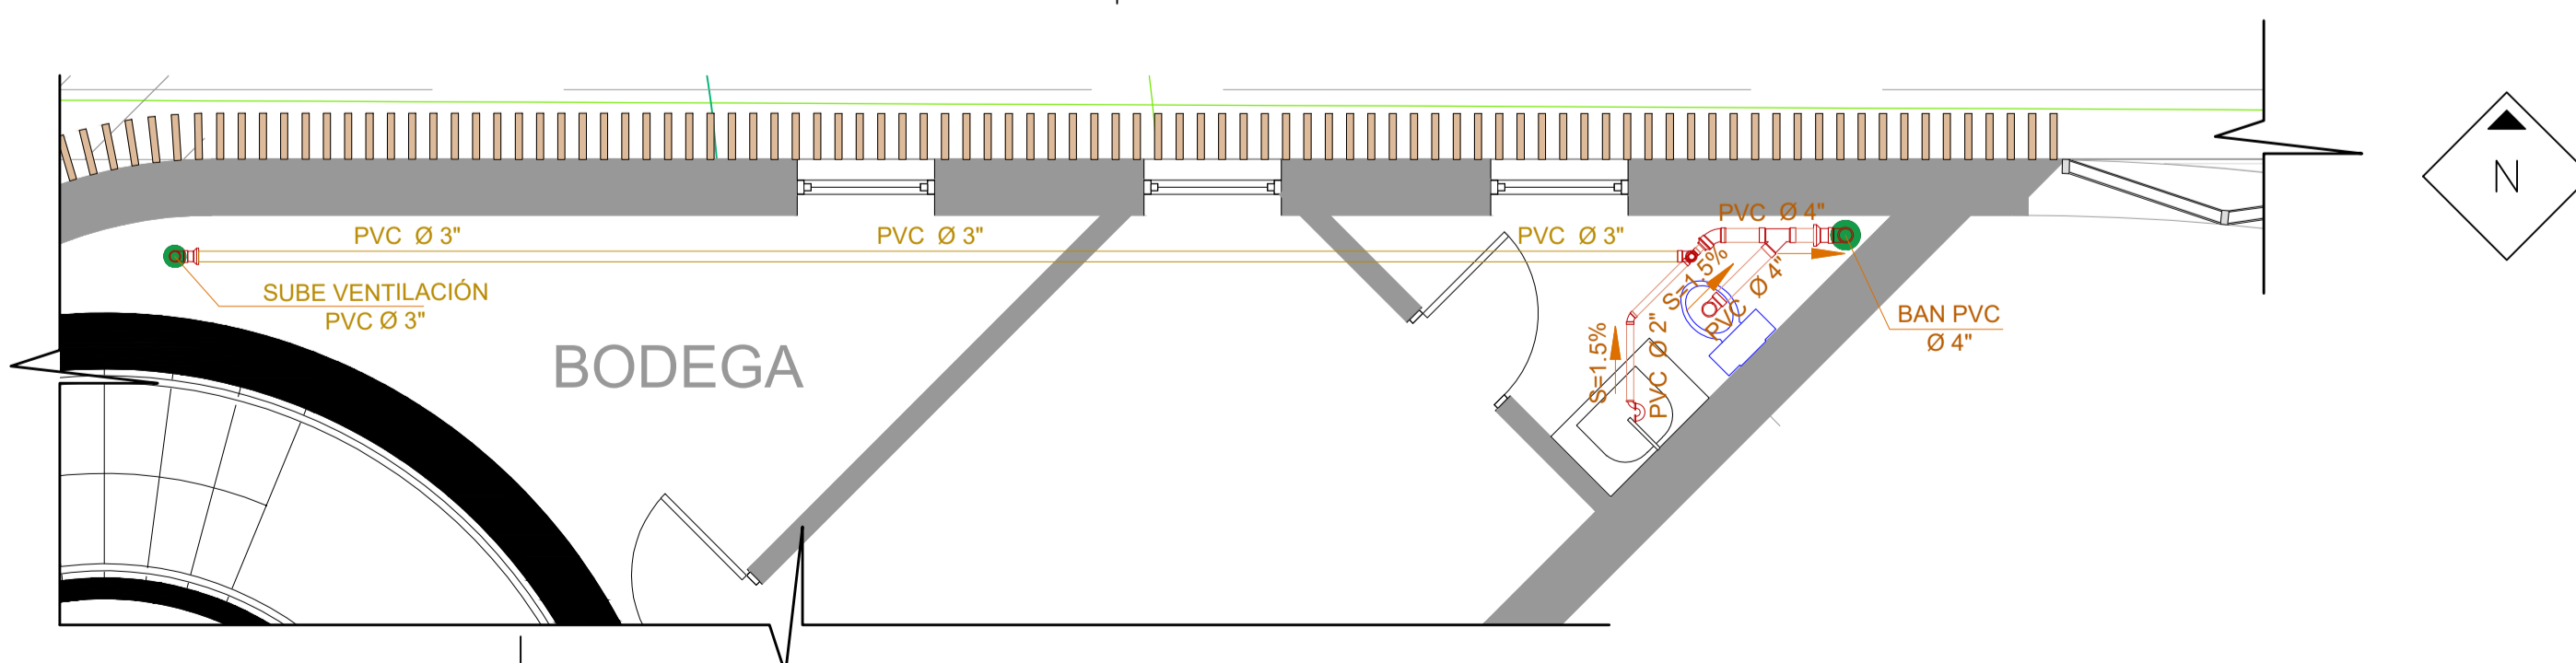

**AMPLIACIÓN #5**

DRENAJES

ESCALA 1: 50

NOMBRE DEL PROYECTO		
CONSTRUCCION EDIFICIO DE LA ORQUESTA SINFÓNICA NACIONAL, PARQUE ERICK BERNABÉ BARRONDO GARCÍA GUATEMALA, GUATEMALA		
LOCALIZACIÓN		
28a. AVE. 14-02 COLONIA CIUDAD DE PLATA II, ZONA 7		
CONTENIDO		
AMPLIACIONES DRENAJES PLANTA BAJA -2		
CÓDIGO		
HS408		
DIBUJO		
ARQ. MARIO DOMÍNGUEZ		
DISEÑO		
ING. JEFFREY ARGUETA		
SIMBOLOGÍA		
<p>Msc. INGENIERO JEFFREY ESTUARDO ARGUETA GALVEZ COL. 14788 DISEÑO HIDRÁULICO</p>		
ESPECIALISTA		
PLANO DE		
INSTALACIONES SANITARIAS		
FECHA	CLAVE	
OCT 2022	HS408	
ESCALA	HOJA NO.	37
INDICADA		42